




PLANTA BAIXA DAS INSTALAÇÕES SANITÁRIAS
ESCALA 1/50

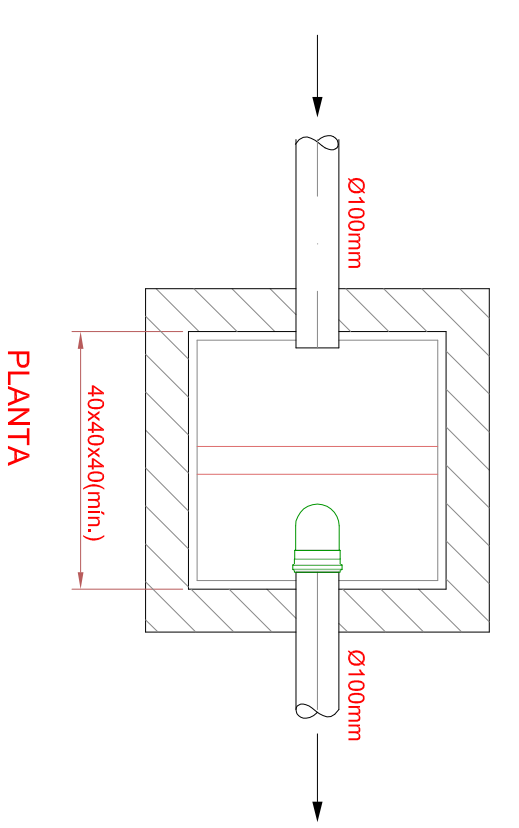


CAIXA DE GORDURA - CG
ESCALA

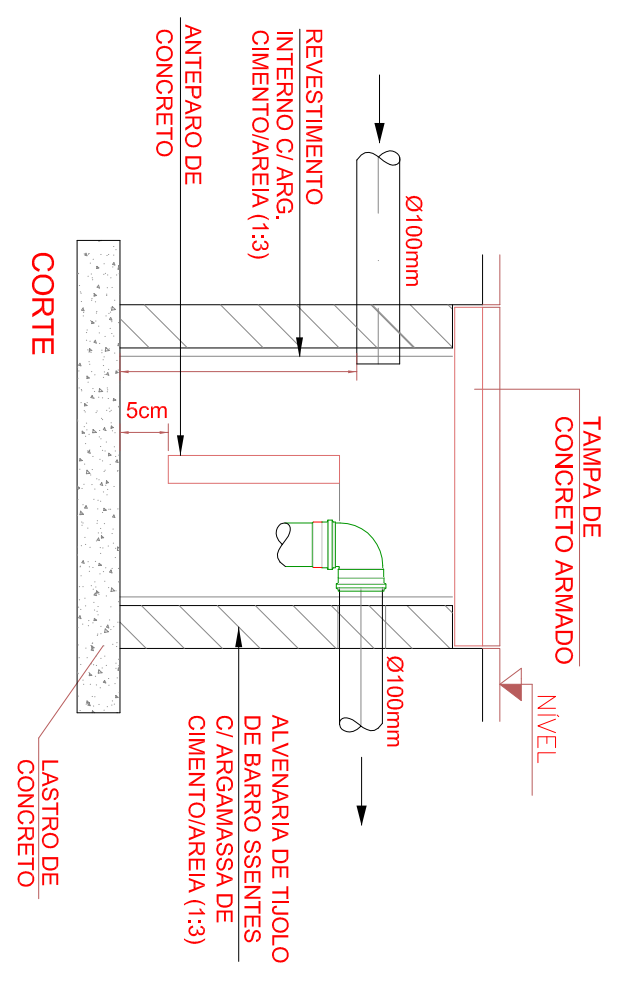


OBS: IMPERMEABILIZAR COM VIAPLUS 1000 EM 2 DEMÃOZ CRUZADAS

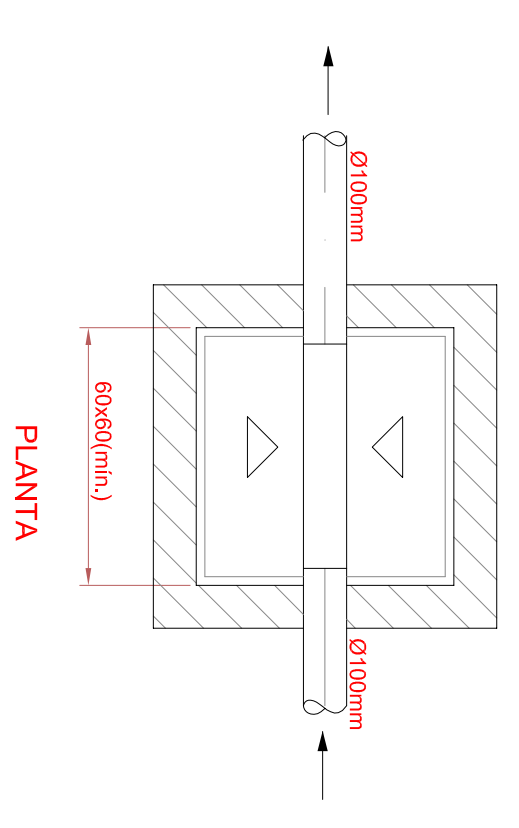

CAIXA DE INSPEÇÃO - CI
ESCALA

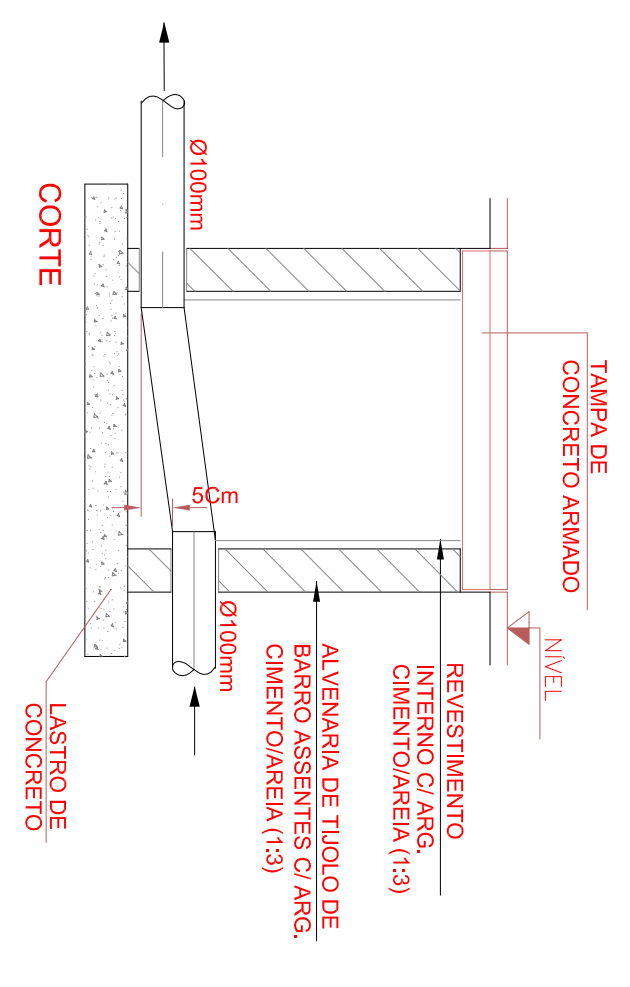

OBS: IMPERMEABILIZAR COM VIAPLUS 1000 EM 2 DEMÃOZ CRUZADAS

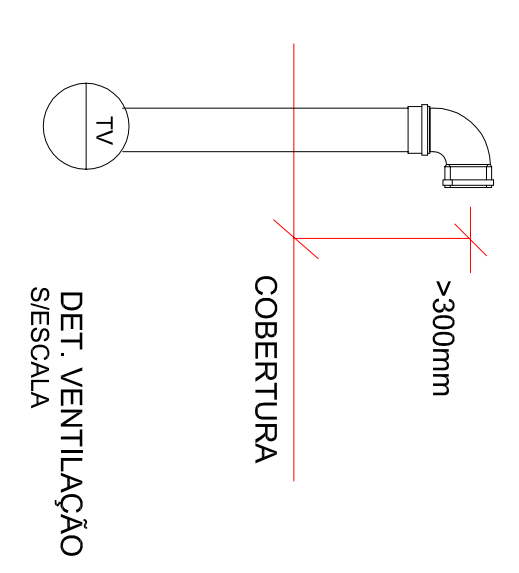

LEGENDA

	CAIXA DE INSPEÇÃO Ø600
	CAIXA DE GORDURA SIFONADA
	CAIXA DE SIFÃO SIFONADA
	CAIXA SIFONADA
	TUBULAÇÃO PRIMÁRIA Ø100mm
	TUBULAÇÃO SECUNDÁRIA Ø50mm
	TUBULAÇÃO TERCEIRA Ø40mm
	VASO SANITÁRIO
	LASTRO
	MAQUINA DE LAVAR
	TANQUE
	DETOX
	CAIXA DE GORDURA
	TUBO DE QUEDA
	TE PVC SOLUVEL
	CRUZETA PVC SOLUVEL
	JUELO PVC SOLUVEL
	TUBO PVC UNIA HIBRÍDICA
	ZEMIN SOLUVEL
	DETOX SOLUVEL
	DETOX HIBRÍDICA
	TUBULAÇÃO QUE DESCE

Observação:
- AS CONEXÕES DE SUPORTE P/ CHUVEIROS, TORNEIRAS E REGISTROS, SEBÃO DO TIPO REPTON/ABS COM LADO.

PROJETO EXECUTIVO	
PROPRIETÁRIO:	PREFEITURA MUNICIPAL DE VIÇOSA DO CEARÁ
PROJETO:	SERVIÇOS DE AMBIEÇA/AMPLIAÇÃO DO HOSPITAL E MATERINIDADE DO MUNICÍPIO DE VIÇOSA DO CEARÁ - CE
DESENHO DE PRANÇAR:	ESCALA: PRANÇAR Nº 1:50
PLANTA BAIXA:	DETAHLE DA FOSSA E SUMIDOURO
DETAHLE DA TUBULAÇÃO DE VENTILAÇÃO:	DETAHLE DA CAIXA DE INSPEÇÃO E CAIXA DE GORDURA
DATA: 10/01/2019	DESENHINO: ÁREA A CONSTRUIR: 138,70 m²
TOTAL:	06/06